


SCHEMA DISTRIBUTIVO IMPIANTO IDRICO - SANITARIO
BAGNO TIPO
SCALA 1:50

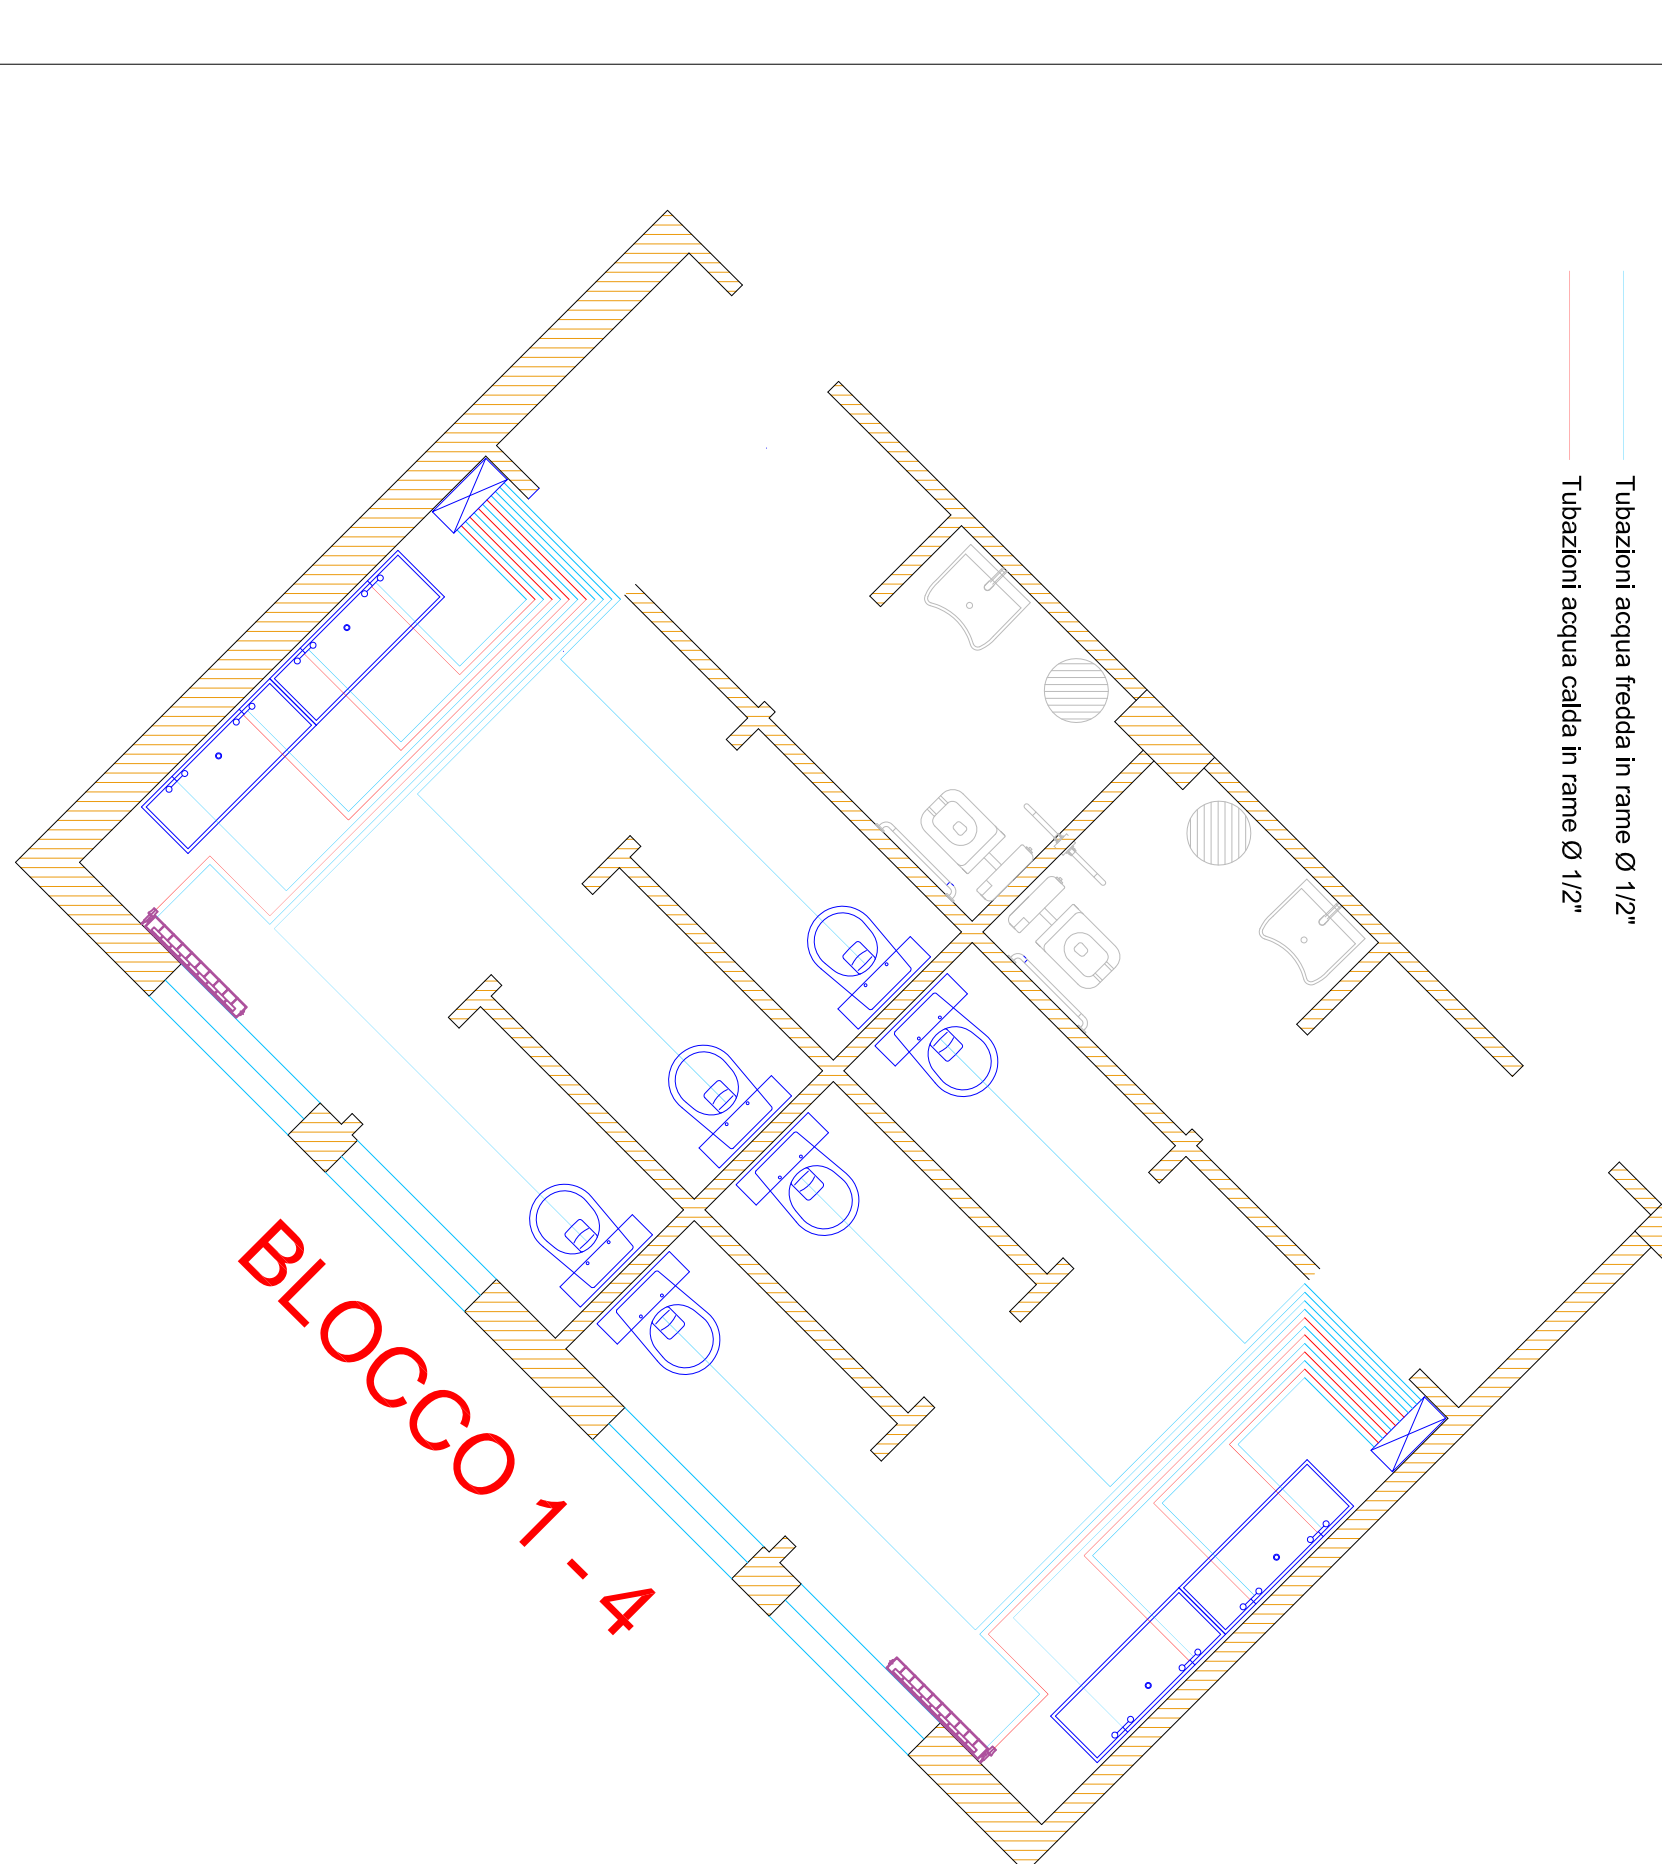

PIANTA PIANO TERZA




- LEGENDA DEGLI INTERVENTI DI NUOVA REALIZZAZIONE E POSA:**
- Realizzazione nuovo rivestimento pareti (h. 2,20 m)
 - Realizzazione nuova pavimentazione
 - Realizzazione nuovo insonaco e integritura (pareti e soffitto)
 - Posa nuove porte in PVC
 - Posa nuove porte REI 120 (andio e nuovi depositi)
 - Realizzazione nuovi tramezzi (h. 3,00 m) - nuovi depositi
 - Realizzazione insonaco REI 120 (pareti - soffitto) - nuovi depositi
 - Integritura (pareti e soffitto)
 - Posa nuovi vasi con casella a muro
 - Posa nuovi lavabi con miscelatore
 - Posa nuovi collettori
 - Realizzazione nuovo impianto idrico sanitario
 - Posa nuovi radiatori in alluminio

SIMBOLOGIA

nuovi

| | |
|--|---|
| | Porta in PVC con maniglione fissa trasversale F 30 e maniglia verticale fissa (sul lato a tirare) |
| | Porta in PVC |
| | Porta in PVC con maniglione antipatico, con vetro antifondamento, dim. 40x140 cm |
| | Porta REI con maniglioni antipatico |
| | Electromagnete per porte REI |
| | Pulsante di sgancio per porte REI |
| | Aree oggetto di realizzazione nuovi pavimenti, tramezzi, insonaco e integritura |
| | Insonaco REI su pareti e soffitto |
| | Lavello in fire - clay in opera su mensola in ferro a due miscelatori |
| | Vaso igienico con scarico a parete o a pavimento in porcellana tecnica |
| | Radiatore in alluminio |
| | Collettore complementare di distribuzione |

PIANTA PIANO PRIMO

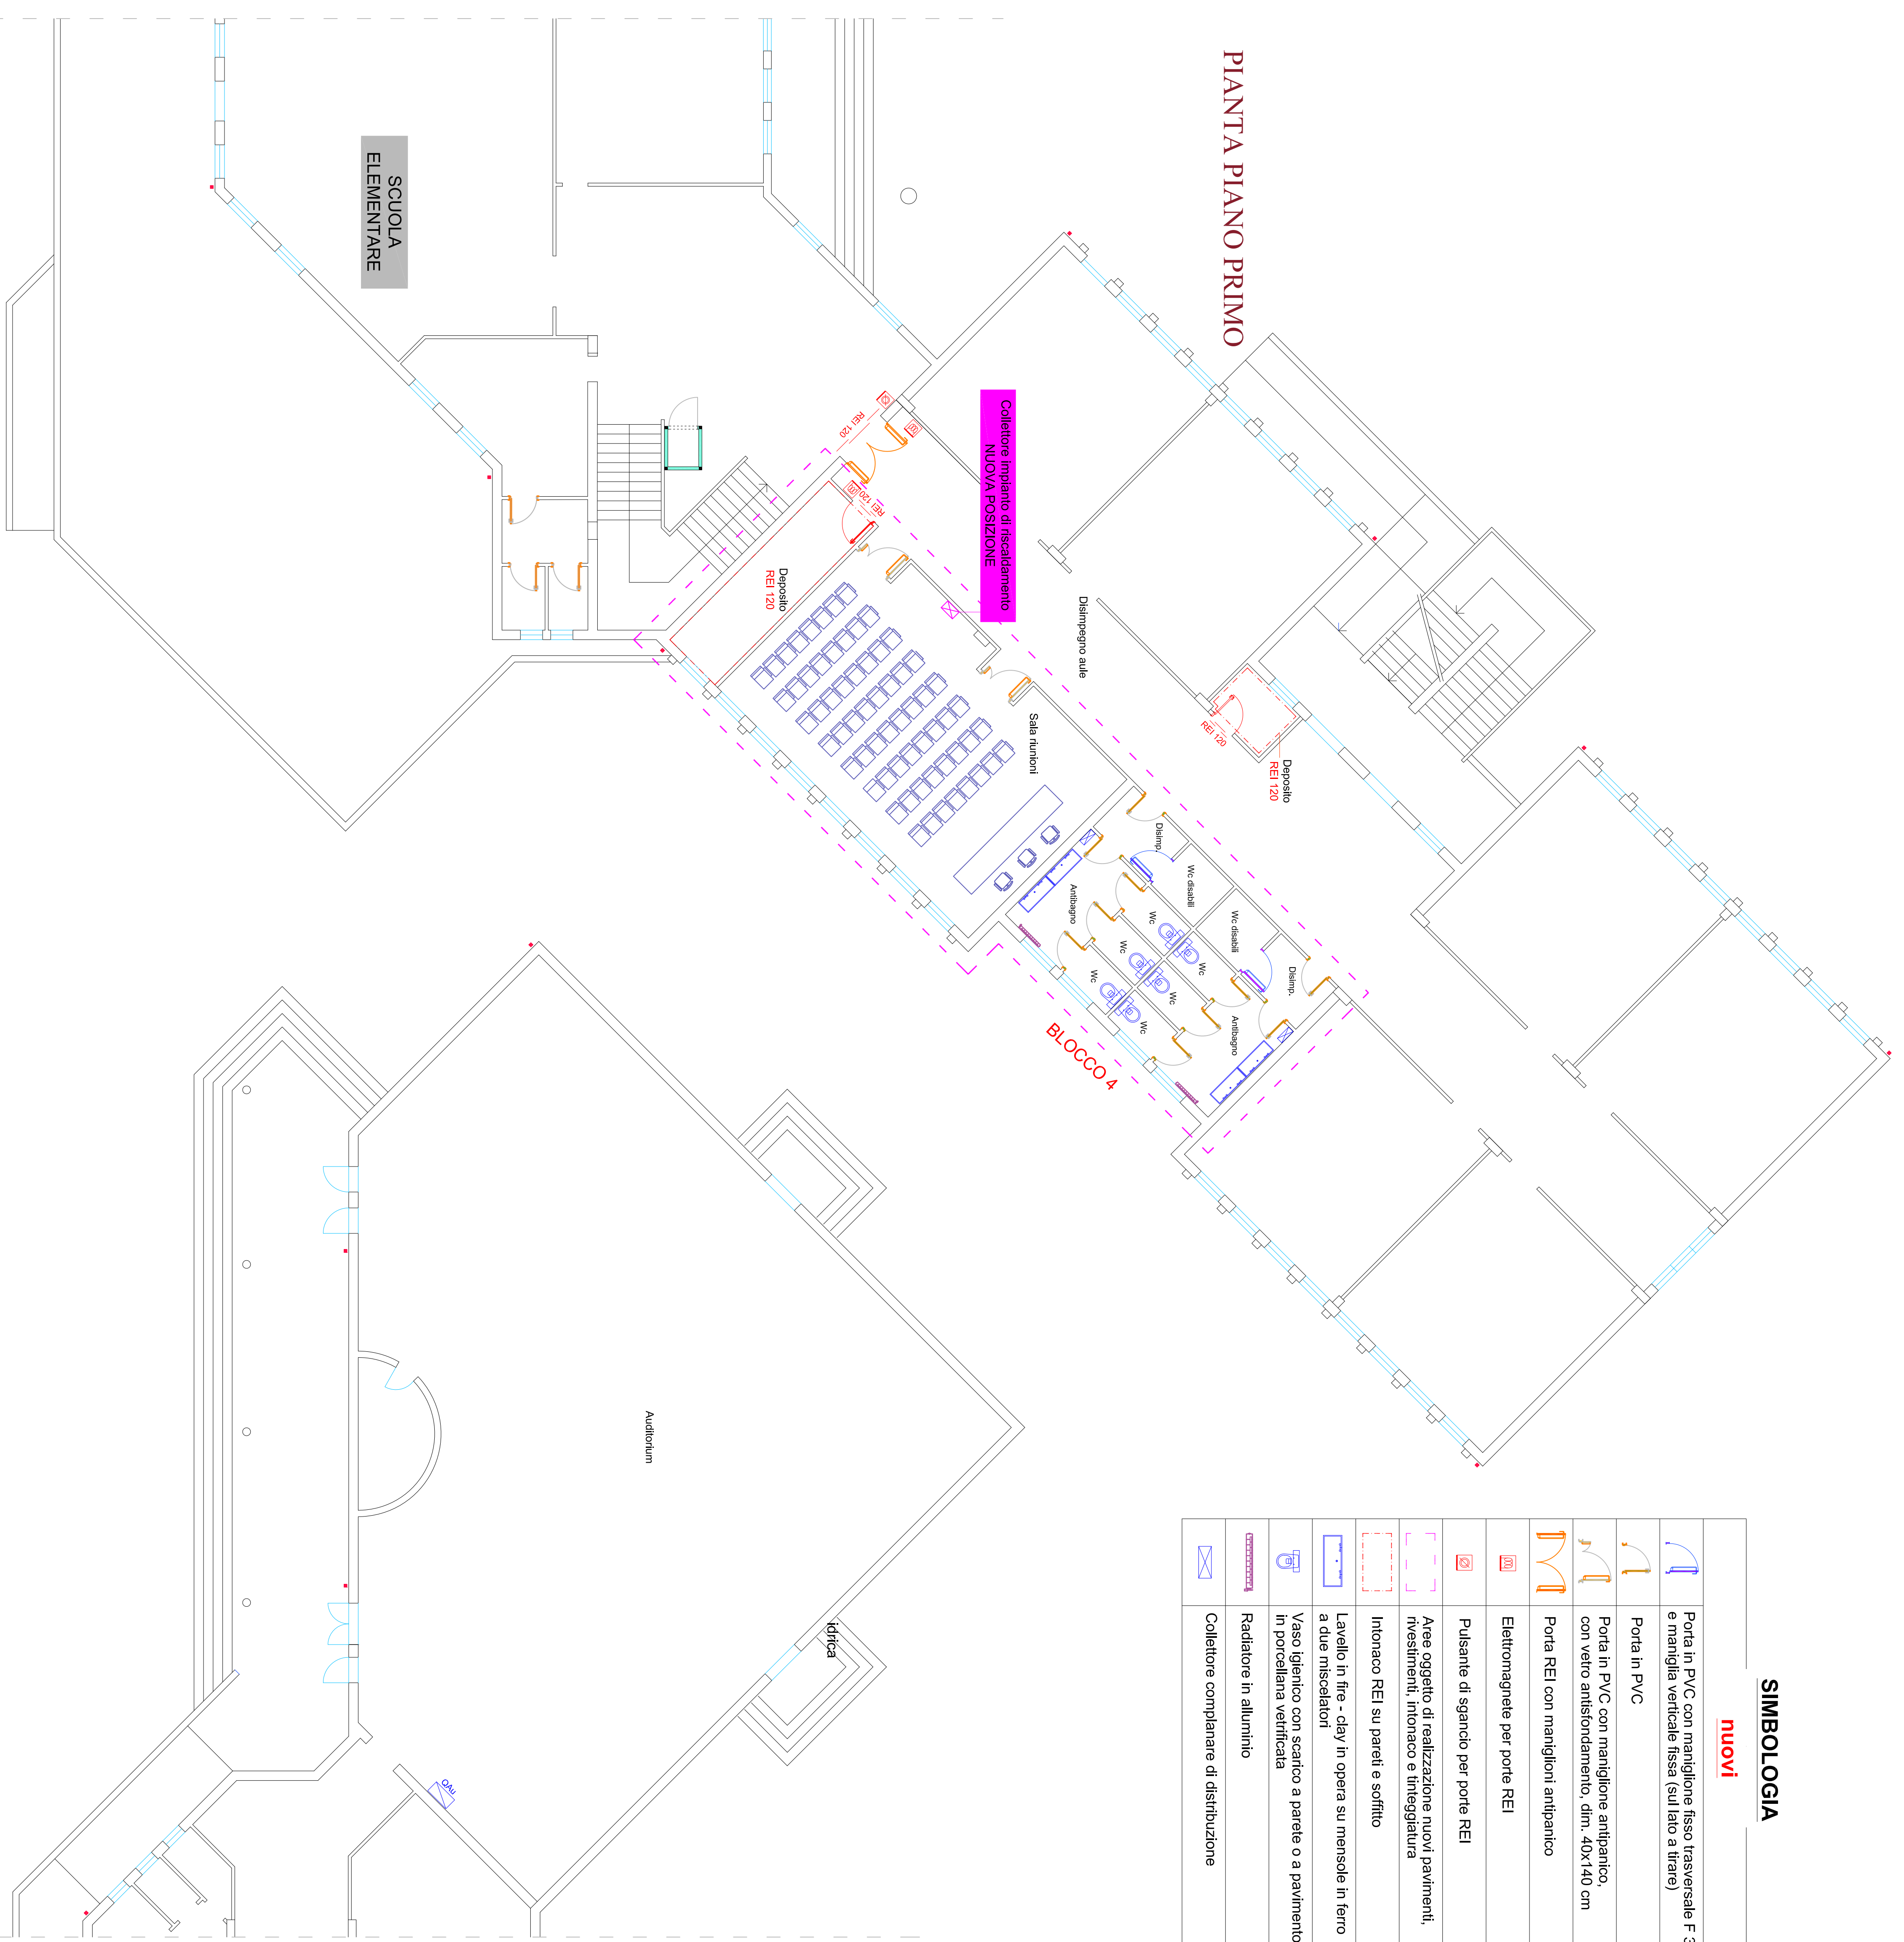

COMUNE DI SELARGIUS
PROVINCIA CAGLIARI

LAVORI DI ADEGUAMENTO ALLE NORME DI SICUREZZA DELLA SCUOLA ELEMENTARE E MEDIA VIA DELLE BEGONIE. ISCOL@ANNUALITA'2016

Codice Identif. Elaborato:
TAV.04

LIVELLO PROGETTUALE:
 PROGETTO DEFINITIVO - ESECUTIVO

Data Emissione:
 Ottobre 2016

PLANIMETRIA CON INTERVENTI DI NUOVA REALIZZAZIONE E POSA PIANO TERRA E PRIMO

Progettista:
 Ing. Claudia Melceddu

Responsabile del Procedimento:
 Ing. Adalberto Pibiri

Studio di Ingegneria
Claudia Melceddu
 Via Roma, 100 - 09100 Cagliari (CA)
 Email: c.melceddu@studioclaudiameleddu.it
 Web: www.studioclaudiameleddu.it
 PEC: c.melceddu@studioclaudiameleddu.it