


### LEGENDA SIMBOLI ANTINCENDIO

	IDRANTE ATTACCO DN 45
	ESTINTORE PORTATILE A POLVERE
	ATTACCO DN 70 PER AUTOPOMPA VVF
	SISTEMI DI SEGNALAZIONI IMPIANTI DI ALLARME
	LUCI DI SICUREZZA - ILLUMINAZIONE DI EMERGENZA 36 W
	SEGNALAZIONE ALLARME ANTINCENDIO
	LEVA A STRAPPO
	CENTRALINA ANTINCENDIO
	INTERRUTTORE GENERALE DI CORRENTE
	QUADRO ELETTRICO PRINCIPALE
	LUCI DI EMERGENZA CON PITTOGRAMMA USCITA DI EMERGENZA 36 W
	VIETATO L'ACCESSO AL PERSONALE NON AUTORIZZATO
	CASSETTA DI MEDICAZIONE

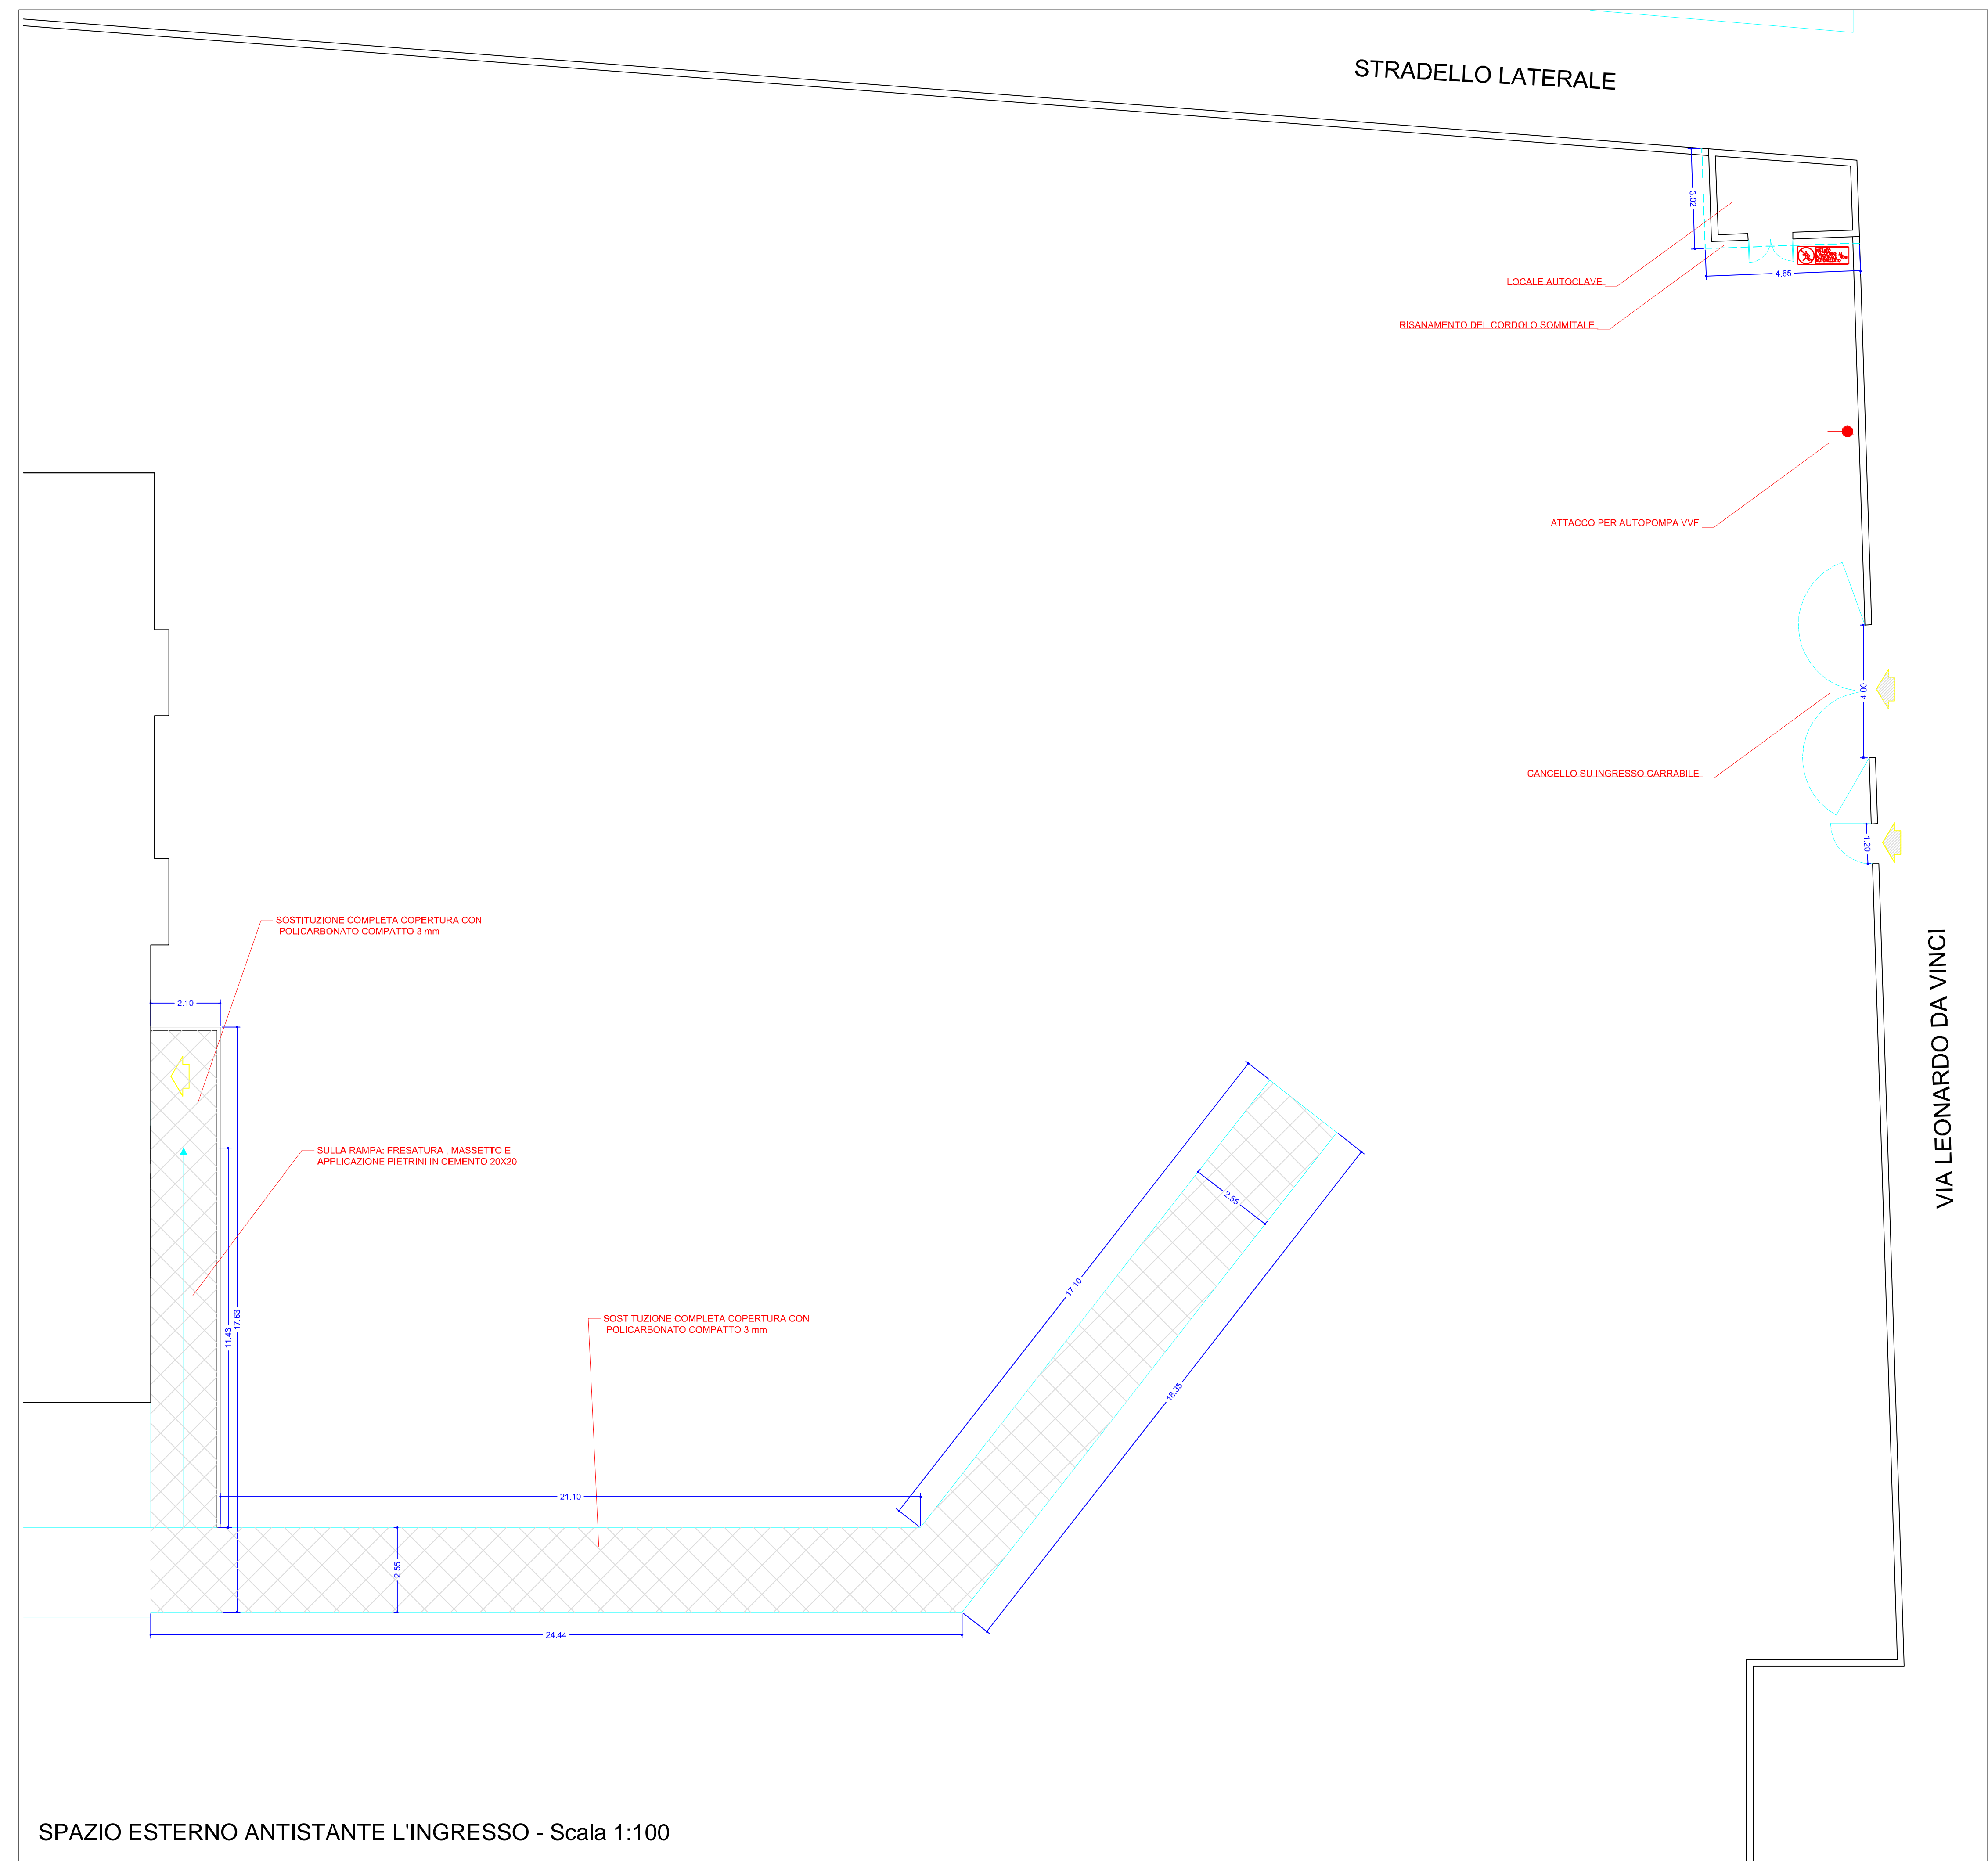

SPAZIO ESTERNO ANTISTANTE L'INGRESSO - Scala 1:100

SPAZIO RISERVATO ALL'UFFICIO

**STUDIO TECNICO DI INGEGNERIA**  
 Dott. Ing. Davide Pusceddu  
 PROGETTAZIONE CIVILE - GEOMETRIA - CONSULENZA - SICUREZZA - ANTINCENDIO  
 Iscr. Ordine Ing. Prov. Cagliari n. 4410  
Spazio Tecnico - Via S. Maria 17/191 - 09100 Cagliari (CA) - Tel. 070/5200000 - Fax 070/5200001 - E-mail: studiotechnico.pusceddu@yahoo.it - C.F. 020320209000000 - P. I. 02032090000

TAVOLA 4	COMUNE DI SELARGIUS Provincia di Cagliari
DATA Ottobre 2016	OGGETTO: - PROGETTO DEFINITIVO / ESECUTIVO - ADEGUAMENTO NORME DI SICUREZZA DELLA SCUOLA ELEMENTARE VIA L. DA VINCI
SOSTITUISCE INTEGRA TAVOLA ___ di ___	LOCALIZZAZIONE: VIA LEONARDO DA VINCI
SCALE 1:100	ELABORATO: STATO DI PROGETTO - SPAZI ESTERNI
Progetto Approvato Interventi Successivi	Committente: COMUNE DI SELARGIUS - AREA 6 LL.PP. Progettista Ing. Davide Pusceddu - CA04410100892 Collaboratore Ing. Luca Cocco