


- Legenda**
- Perimetrazione P.R.U. "Is Corrias" U.C.R.3 Comparto Sud
 - Viabilità pubblica
 - Cessioni
 - S4 - parcheggi pubblici
 - Area variante S.S.554
 - Fondiario
 - Volume Pubblico

- Legenda**
Rete idrica e antincendio
- Pozzetto d'incrocio a tre diramazioni
 - Pozzetto di sfiato con idrante
 - Pozzetto di scarico con idrante
 - Tubazione idrica in ghisa DN 100
 - Tubazione idrica in ghisa DN 150
 - Pozzetto di allaccio utenza privata
 - Idrante sottosuolo
 - Blocco di ancoraggio

2° Stralcio: proprietà non aderenti alla proposta di convenzionamento

2° Stralcio: proprietà non aderenti alla proposta di convenzionamento

**Opere di Urbanizzazione
Rete Idrica e Antincendio**
scala 1:500

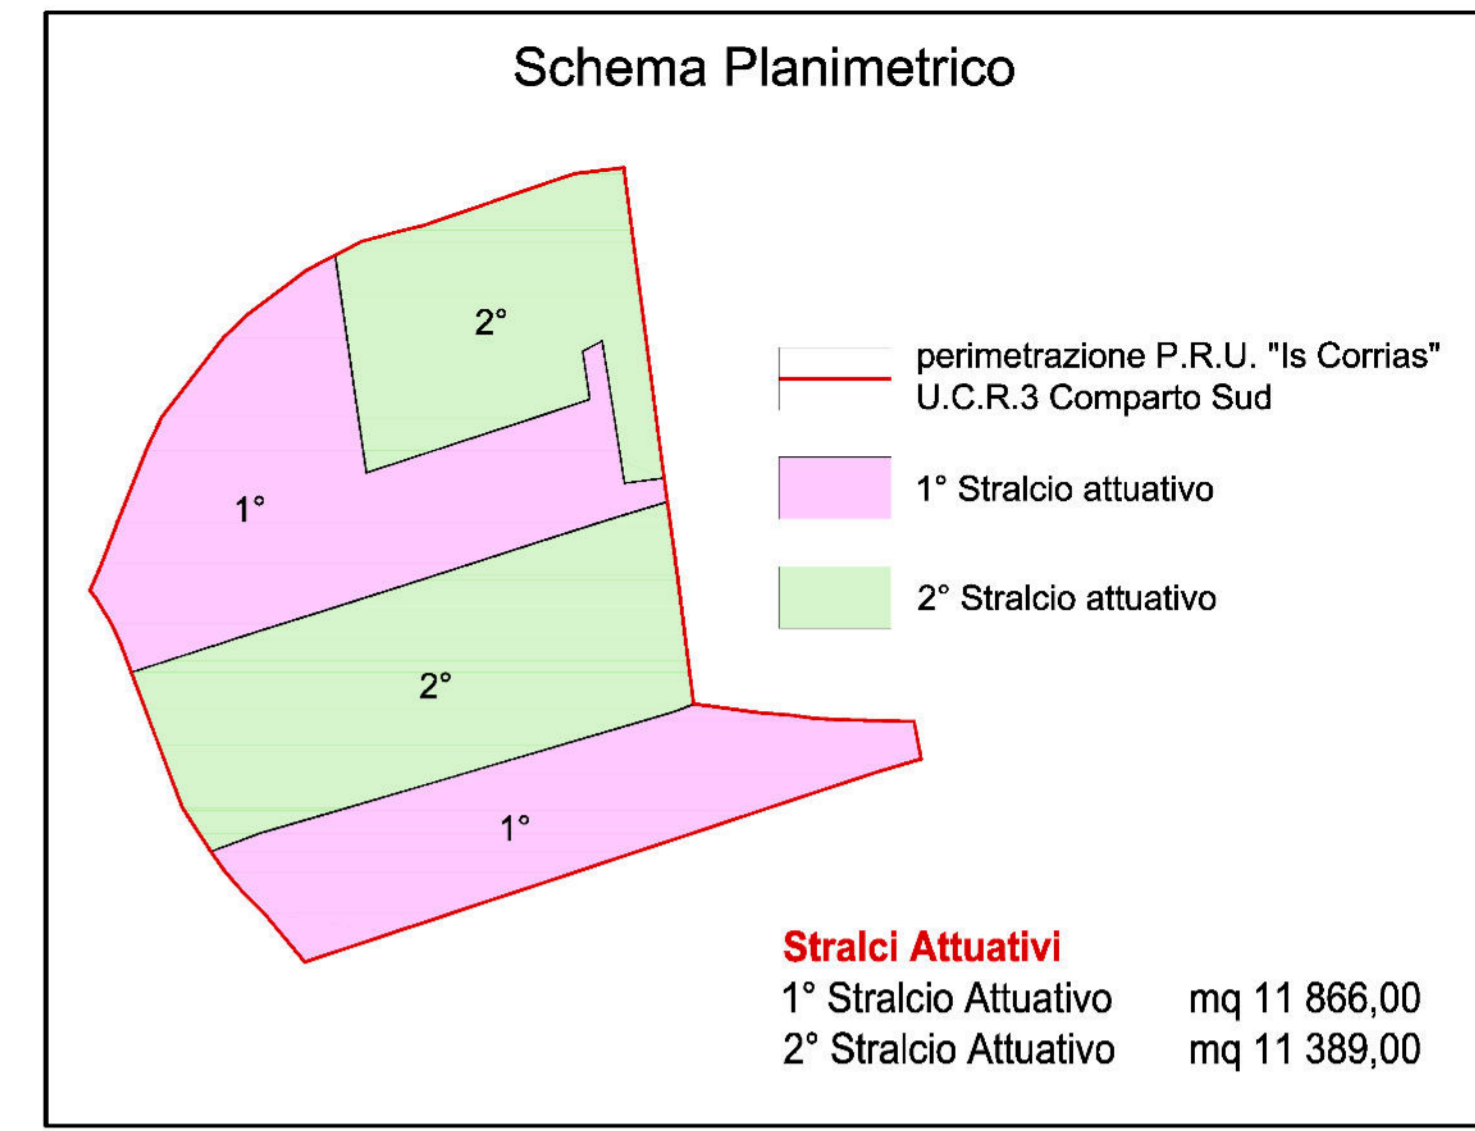

COMUNE DI SELARGIUS
Provincia di Cagliari

P.R.U.
Piano di Risanamento Urbanistico
"Is Corrias"
U.C.R.3 - COMPARTO SUD



PROPOSTA DI VARIANTE URBANISTICA
Convenzionamento
1° Stralcio Attuativo

1° Stralcio Attuativo
00.UU : Rete Idrica e Antincendio
(Integrazioni e sostituzioni al prof. 31759 del 12/08/2016)

Studio LOBINA S.r.l.
Architettura
Urbanistica
Ingegneria
09047 Selargius (CA)
Via Trieste, 53
Telef. 070-84.65.17
Telefax 070-85.38.26
E-mail: studiolobina@tiscali.it

L'Ufficio Tecnico
Allegato **E** Tavola **13.6**

I Progettisti
Arch. Luigi Lobina

Scala **1:500** File
Selargius \ 1 - IS CORRIAS UCR3 SUD

I Committenti:
Sig.ra Colomo Caterina
Sig.ra Pittalis Lorenza
Sig. Pittalis Federico
Sig. Lai Umberto
Sig.ra Floris Giovanna
Sig.ra Floris G. Agnese

Data **Nov. 2015** Agg.to **Feb. 2016**
Ott. 2016