



STUDIO TECNICO DI INGEGNERIA
Dot. Ing. Davide Pusccheddu
PROFESSIONE CIVILE - INGENNERIA - CONSULENZA - SICUREZZA ANTINCENDIO
 Studio: Via Suisa 11 - 09047 Sidisau (CA) - CAP 09047 - Tel. 070/227777 - Fax 070/227777 - Email: studio@sttudio.com
 CA - PIAZZA CANTONIERA, 41 - 09030 SORIANO

TAVOLA
O.1. 01
COMUNE DI SELARGIUS
Provincia di Cagliari


DATA
Ottobre 2016
OGGETTO: - PROGETTO DEFINITIVO / ESECUTIVO -
ADEGUAMENTO NORME DI SICUREZZA DELLA
SCUOLA ELEMENTARE VIA L.DA VINCI

LOCALIZZAZIONE: VIA LEONARDO DA VINCI
ELABORATO:
ADEGUAMENTO IMPIANTO IDRICO ANTINCENDIO


SCALE
VARIE
Comittente: COMUNE DI SELARGIUS - AREA 6 LL.PP.
Progettista
Ing. Davide Pusccheddu - CA0441000892
Collaboratore
Ing. Luca Cocco

Progetto Approvato
Interventi Successivi

SPAZIO RISERVATO ALL'UFFICIO

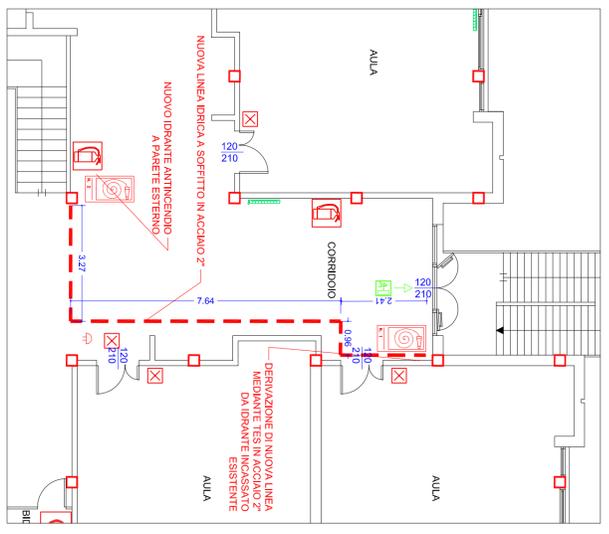


DETTAGLIO PIANTA P.T./P.P.
UBICAZIONE IMPIANTO IDRICO ANTINCENDIO DA MODIFICARE
 scala 1:100

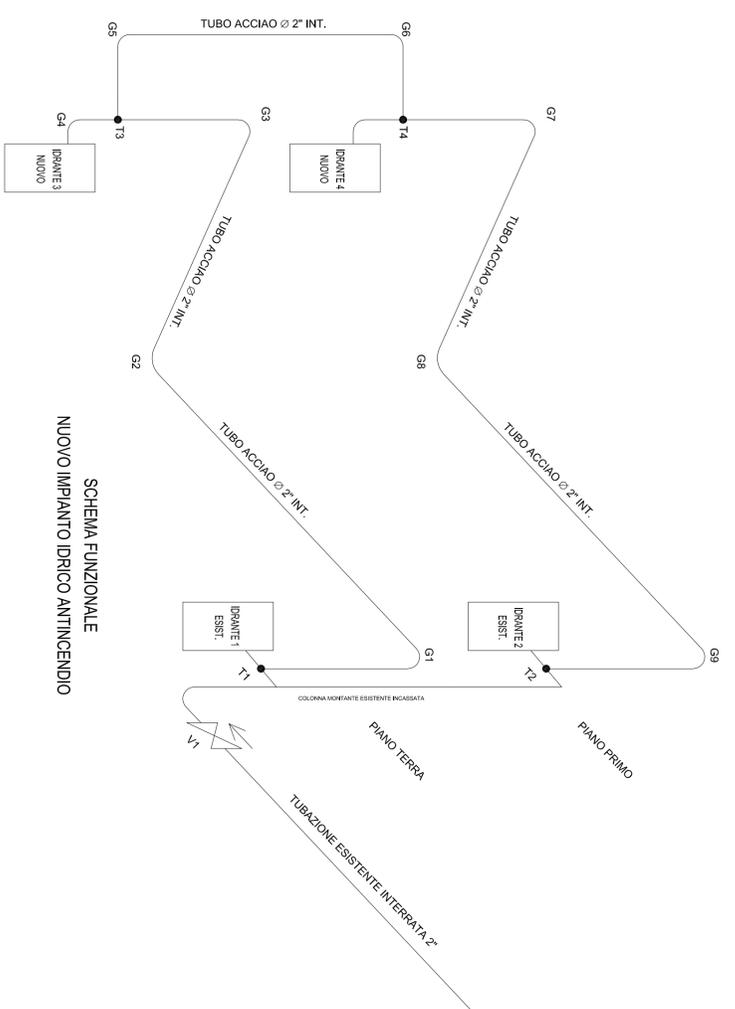


SCHEMA FUNZIONALE
NUOVO IMPIANTO IDRICO ANTINCENDIO


LEGENDA	
IDRANTE 1 ESIST.	Idrante Incassato esistente
IDRANTE 3 NUOVO	Idrante da parete di progetto (nuova installazione)
V1	Valvola di ritegno
T1	Pezzo speciale derivazione a T
G1	Pezzo speciale curva a gomito

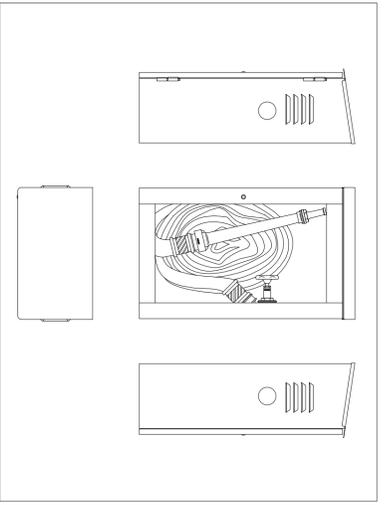


Particolare nuovo idrante
 scala 1:10

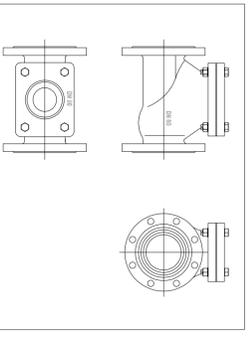


Particolare valvola di ritegno V1
 scala 1:10

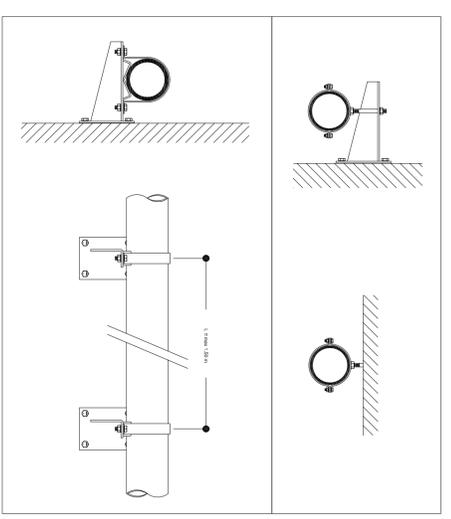


Particolare staffe di sospensione a soffitto / parete tubazione antincendio
 scala 1:10

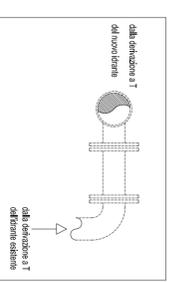

Particolare collegamento tratti
 scala 1:10

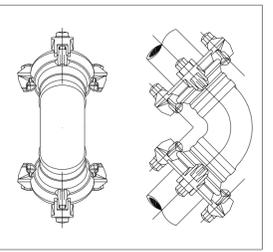

Particolare curva a 90°
 scala 1:10

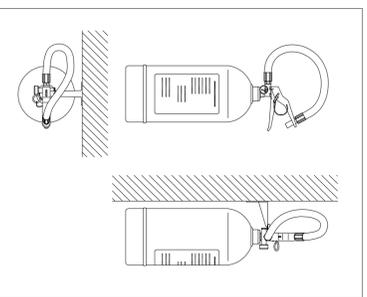

Particolare estintori a polvere 6 kg
 scala 1:10